


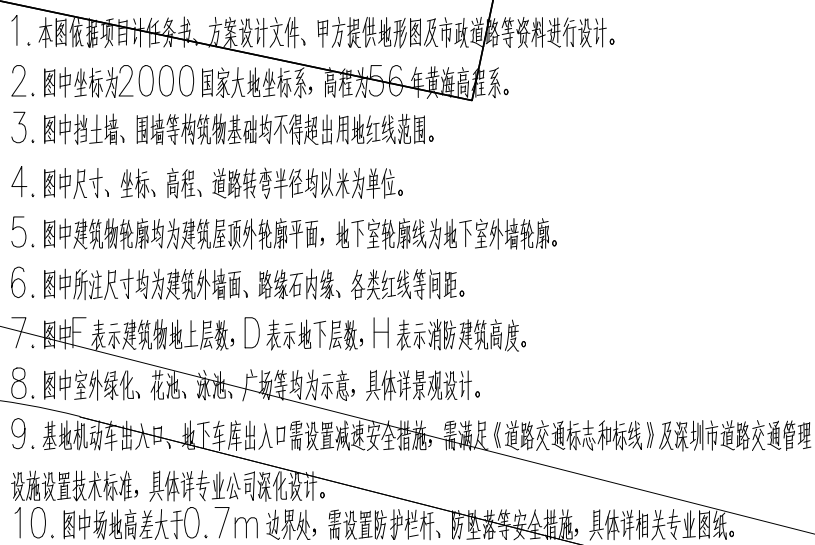

会签 MULTI DISCIPLINE SIGNATURES			
专业 GEN. PLAN	建筑 ARCHITECTURE	给排水 PLUMBING	暖通空调 MECHANICAL
结构 STRUCTURE		给排水 PLUMBING	
电气 ELECTRICAL			
暖通 MECHANICAL			
平面位置		KEY PLAN	
设计人 DESIGNED	陈皓	陈皓	
校对人 CHECKED	唐亚红	唐亚红	
专业负责人 CHIEF	陈皓	陈皓	
专业负责人 APPROVED	徐倍蓓	徐倍蓓	
专业负责人 AUTHORIZED	周杰	周杰	
项目负责人 SCHEME CHIEF	徐倍蓓	徐倍蓓	
项目技术负责人 TECHNICAL CHIEF	杨为众	杨为众	
设计单位 DESIGN UNIT	深圳市建筑设计研究总院有限公司 SHENZHEN ARCHITECTURAL DESIGN RESEARCH INSTITUTE CO., LTD.	李敏	
原项目号 ORIGINAL NO.	S21-SH0025		
建设单位 CLIENT	深圳市建筑工务署		
项目名称 PROJECT NAME	深圳市眼科医院二期工程		
子项目名称 SUB-PROJECT NAME	总体		
版本号 DRAWING TITLE	总平面图 1:500		
设计阶段 FOR STAGE	施工图 (W)	日期 DATE	2023.02
专业 DISCIPLINE	建筑 (A)	版次号 REVNO.	
图号 DRAWING NO.	1-AW-0101	目录号 INDEX NUMBER	