
 
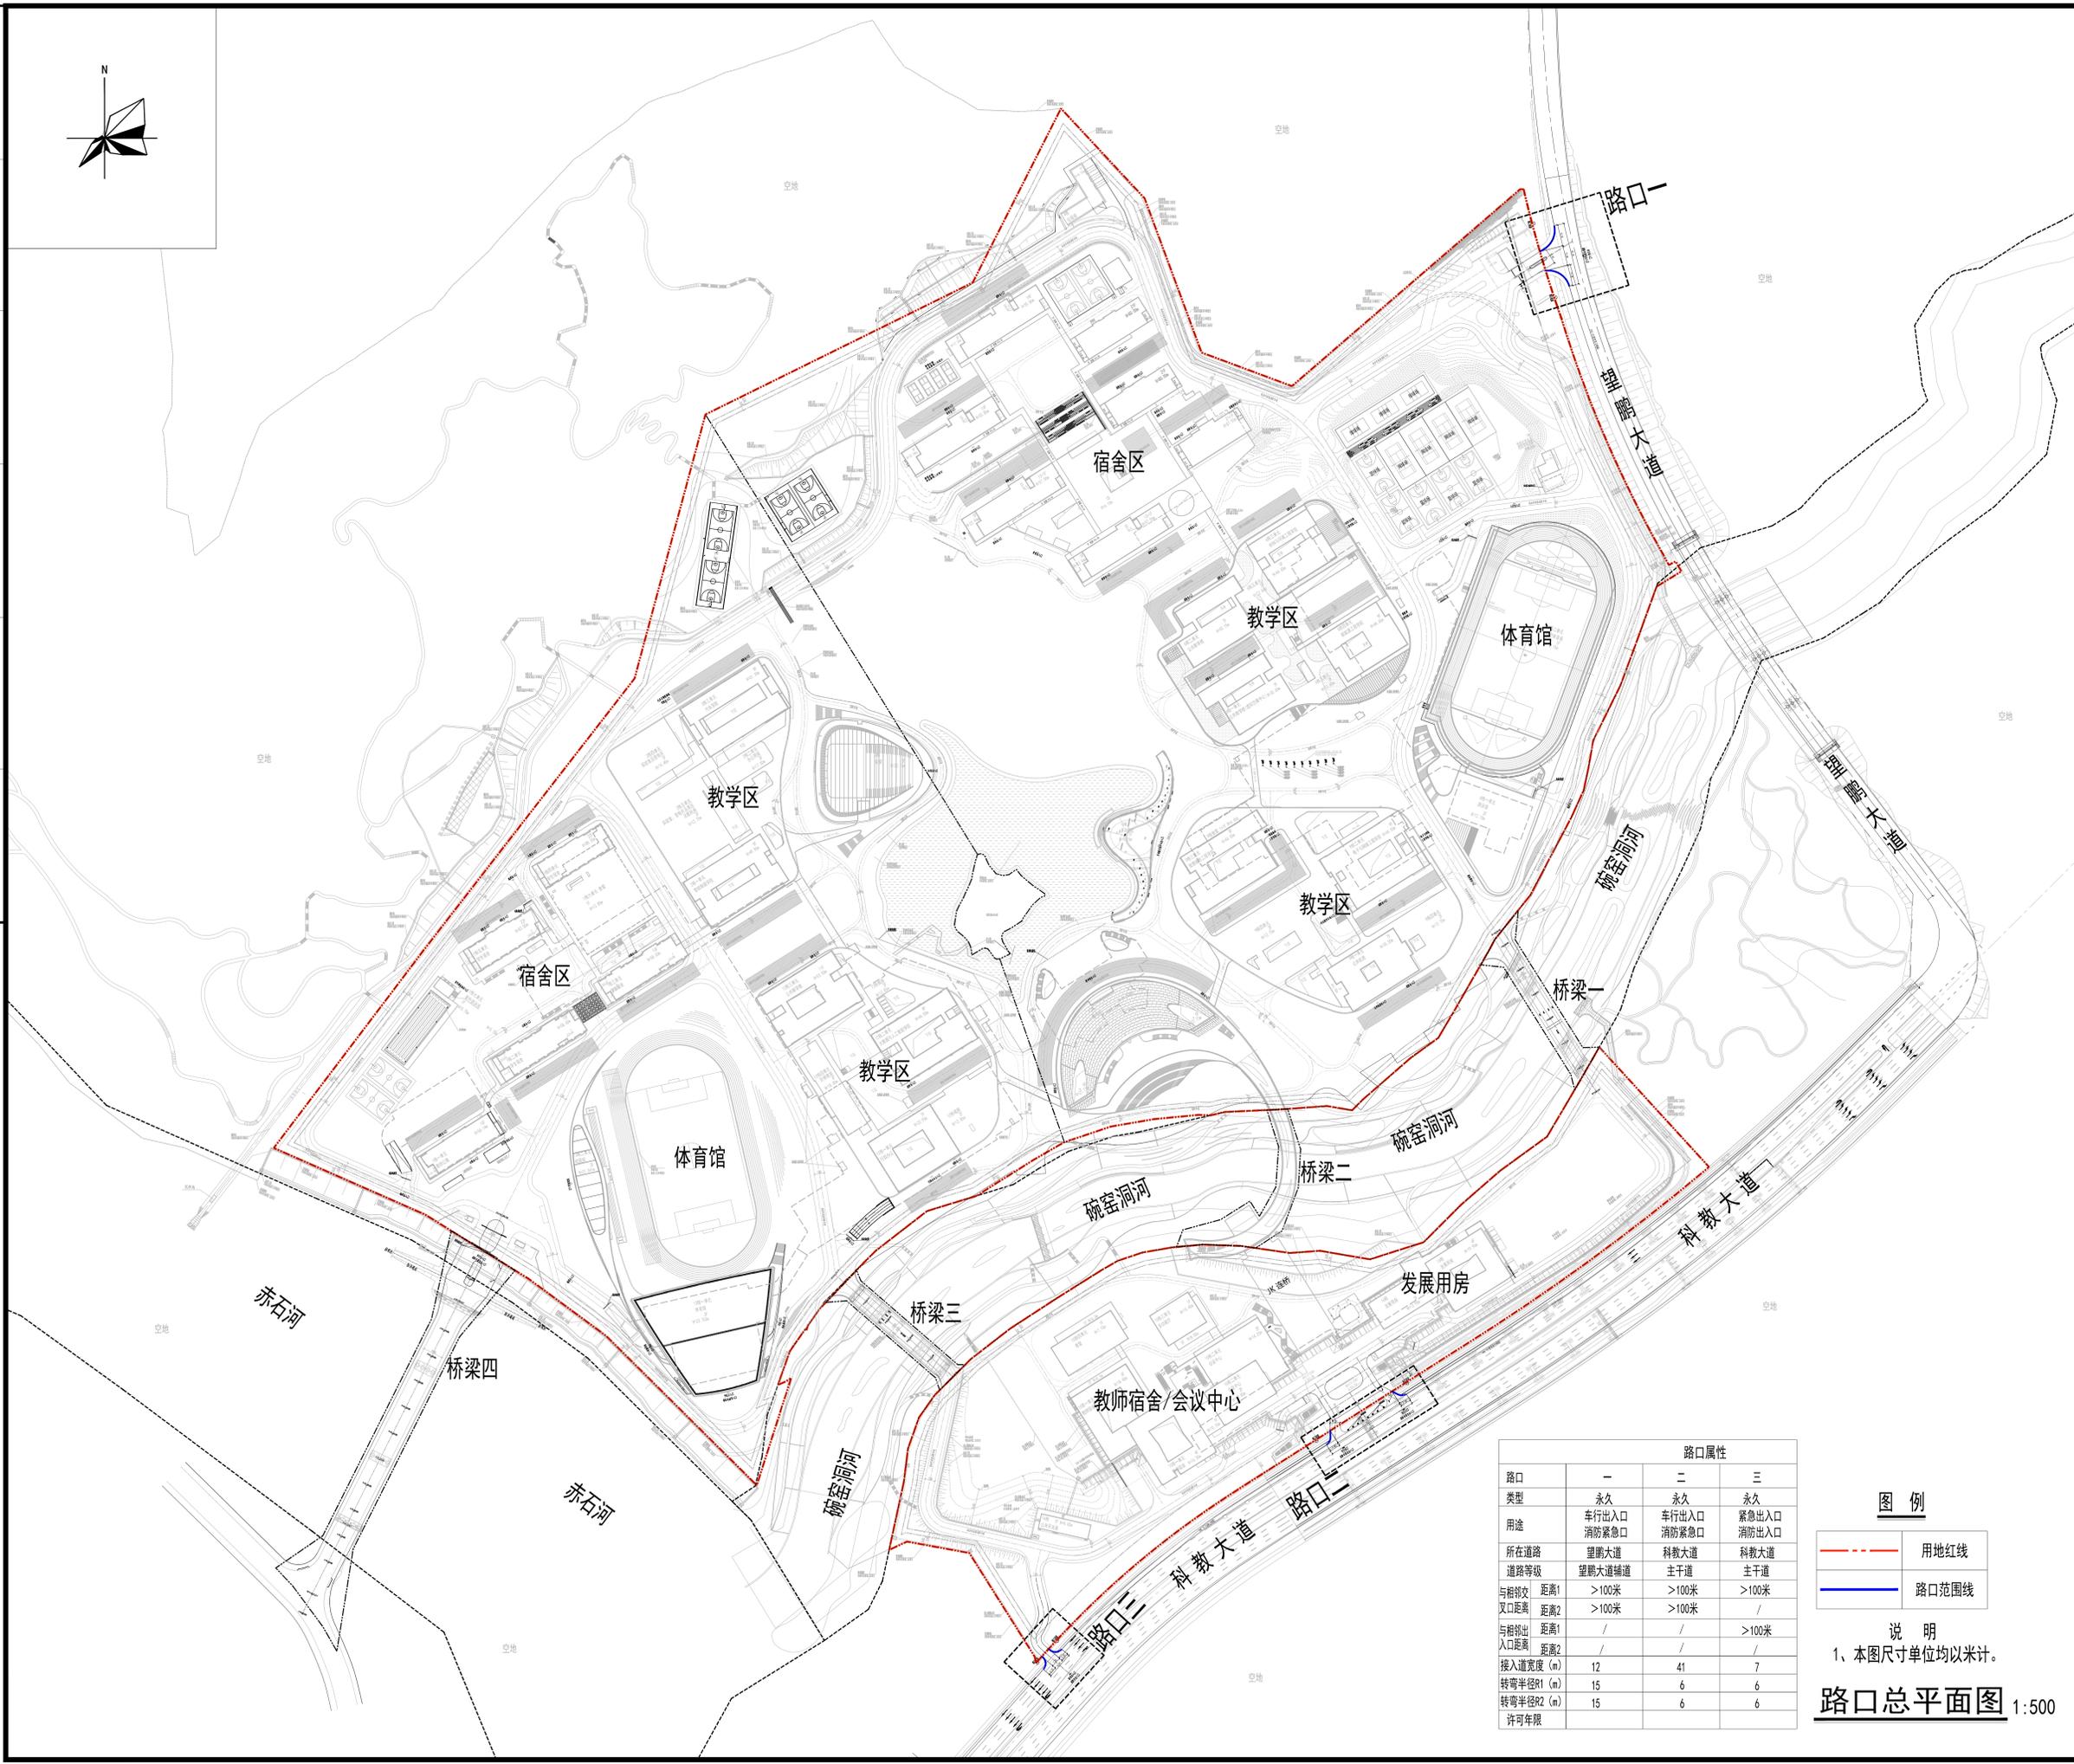


日期	日期	日期	日期
签字	签字	签字	签字
专业	专业	专业	专业
暖通	暖通	暖通	暖通
给排水	给排水	给排水	给排水
电气	电气	电气	电气
方案	方案	方案	方案
建筑	建筑	建筑	建筑
结构	结构	结构	结构



路口	路口属性		
	一	二	三
类型	永久	永久	永久
用途	车行出入口 消防紧急口	车行出入口 消防紧急口	紧急出入口 消防出入口
所在道路	望鹏大道	科教大道	科教大道
道路等级	望鹏大道辅道	主干道	主干道
与相邻文 入口距离	距离1 >100米	距离1 >100米	距离1 >100米
与相邻出 入口距离	距离2 >100米	距离2 >100米	距离2 >100米
与相邻出 入口距离	/	/	>100米
接入道宽度 (m)	12	41	7
转弯半径R1 (m)	15	6	6
转弯半径R2 (m)	15	6	6
许可年限			

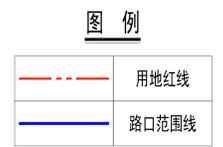

说明
1、本图尺寸单位均以米计。

路口总平面图 1:500

设计单位
DESIGN UNIT



顺道工程设计有限公司
工程设计证书编号: A235046756

说明
本图纸的版权, 属顺道工程设计有限公司所有, 不得用于本工程以外范围.
本图纸需手续齐全方可用于施工.

设计专用章
DESIGN APPROPRIATION CHAPTER

注册执业章
REGISTERED SEAL

建设单位
ORGANIZATION
深圳市建筑工务署文体和水务工程管理中心

项目名称
ITEM NAME
深圳职业技术学院深汕校区

子项名
SUB PROJECT
道路工程

图纸名称
DRAWING TITLE
路口总平面图

项目负责人 PROJECT DIRECTOR	曹越	曹越
审定人 APPROVED BY	崔建民	崔建民
专业负责人 DISCIPLINE RESPONSIBLE BY	曹越	曹越
审核人 EXAMINED BY	向炜	向炜
校对人 CHECKED BY	邓剑	邓剑
设计人 DESIGNED BY	文帅	文帅
制图人 DRAWN BY	文帅	文帅

设计编号
PROJECT No.
SDSZ2025008

版次 VERSION	A	图号 DRAWING NO.	DL-03
比例 SCALE		日期 DATE	2025.03
专业 PROFESSIONAL	道路	图别 STATUS	施工图