


建筑	给排水	道路
结构	电气	桥梁
绿化	燃气	交通

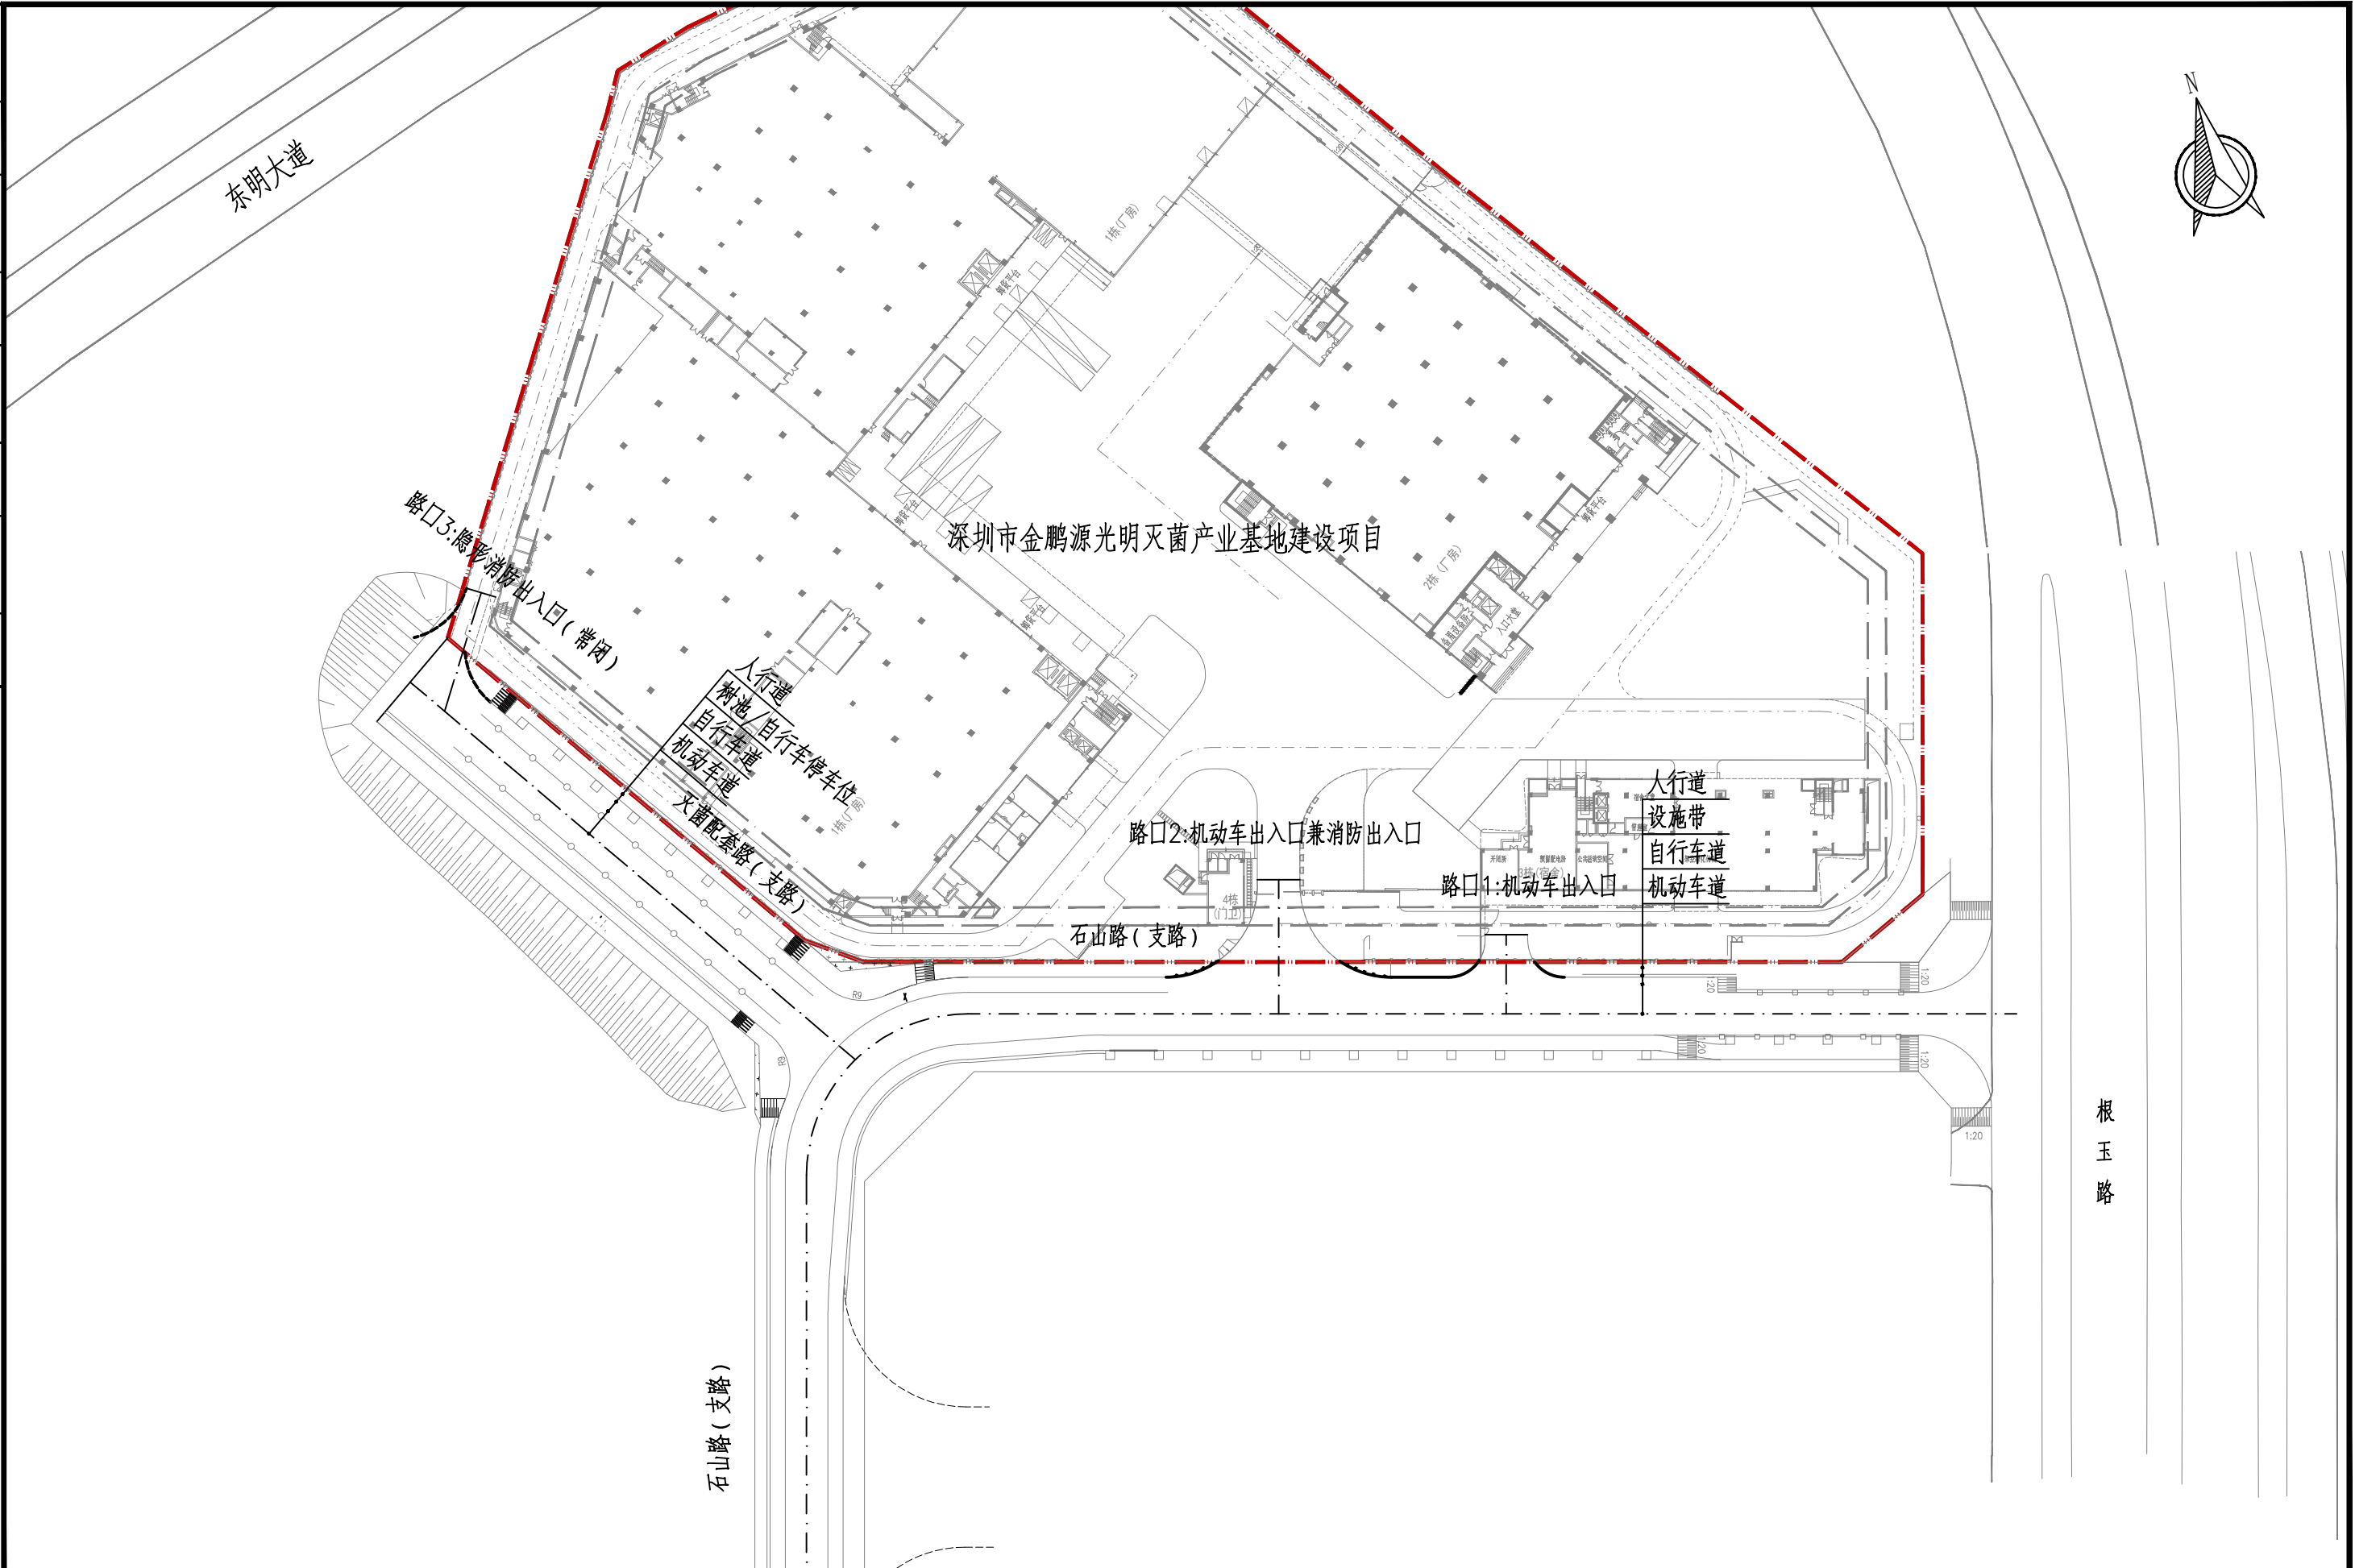

广东中弘策工程设计有限公司
中弘策

建设单位	深圳市金鹏源辐照技术有限公司
工程名称	深圳市金鹏源光明灭菌产业基地建设项目路口设计

图名：
路口总平面图

审定	王威	专业负责	韦衍辉	设计号	2025021	图号	DL-01	版本	
审核	高建虹	校核	邝佛伟	设计阶段	施工图	比例	1:1000		A
项目负责	王威	设计	韦衍辉	专业	道路	日期	2026.03		